 



凡 例		
記 号	名 称	
	都市計画決定区域	既 決 定
	汚水幹線	既 決 定
	ポンプ施	既 決 定
	設	今回追加
	処理施設	既 決 定



宗 像 都 市 計 画 下 水 道		
計 画 図		縮尺1：2,500
宗 像 市		令和7年度
承認	設計	1 / 1

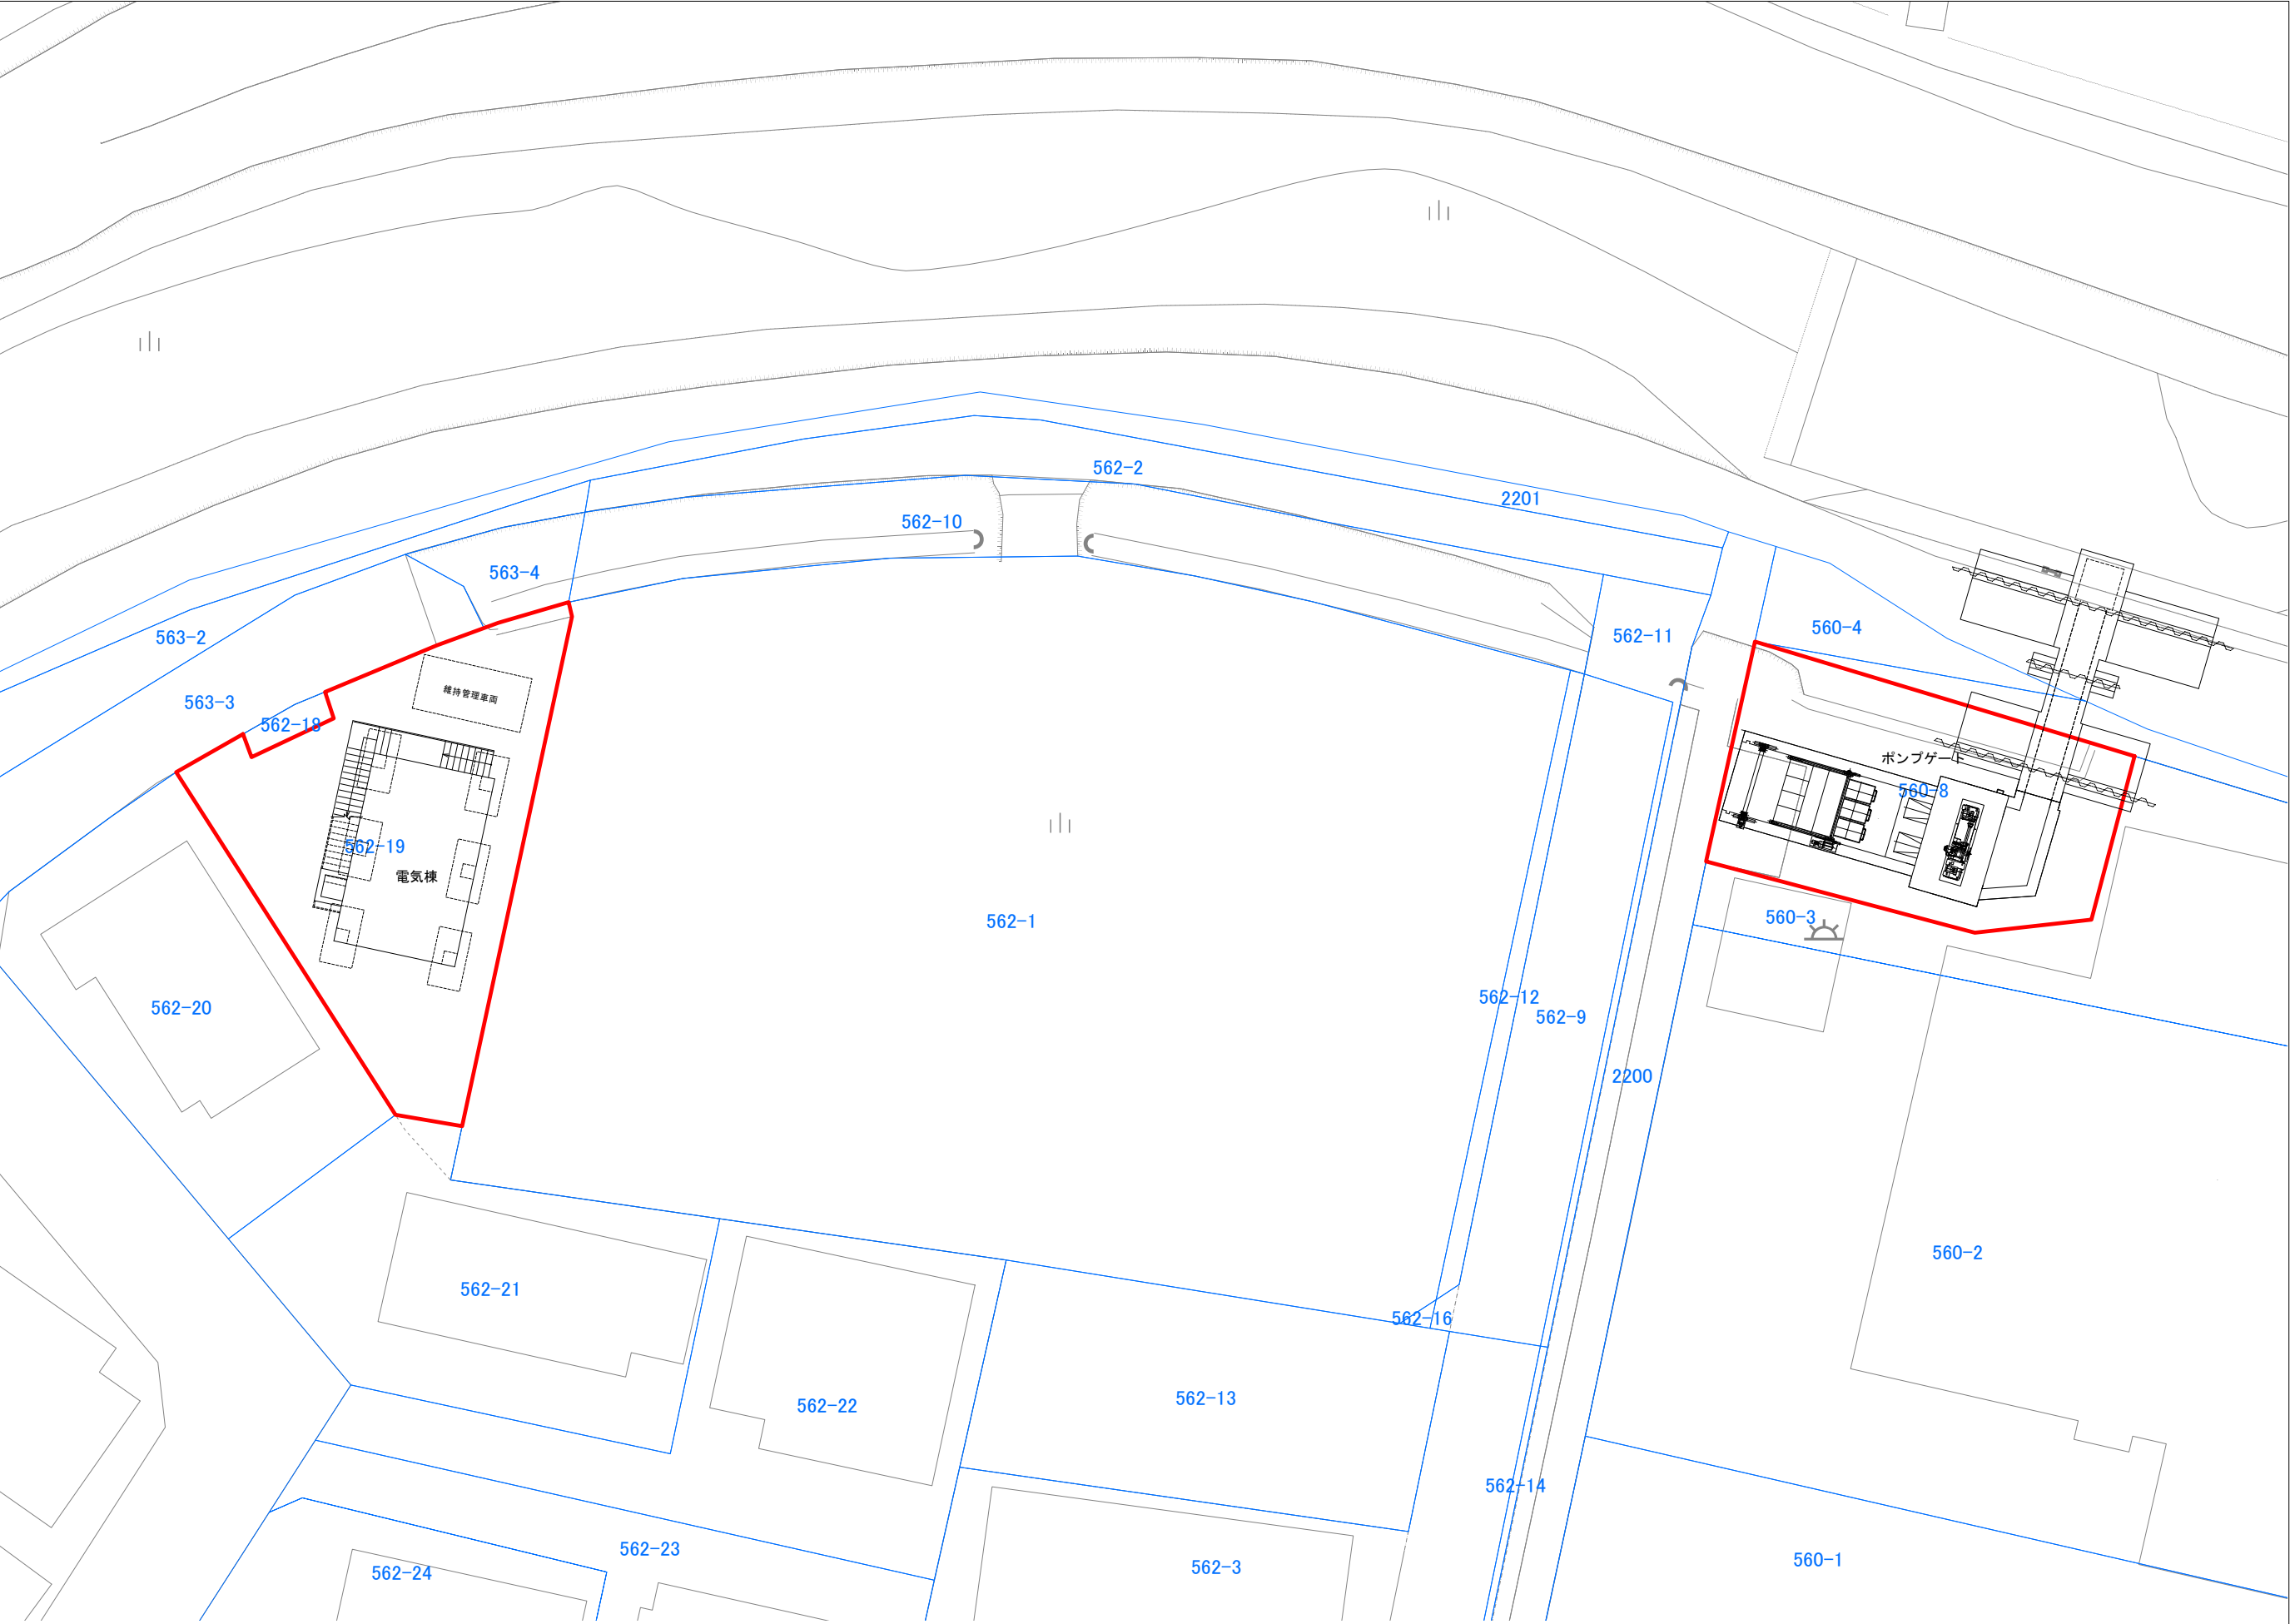

宗 像 都 市 計 画 下 水 道				<div></div>
計 画 図				
宗 像 市				縮尺1：100
承認		設計		令和7年度
				1 / 1

凡 例		
記 号	名 称	
	ポンプ施設	今回追加